


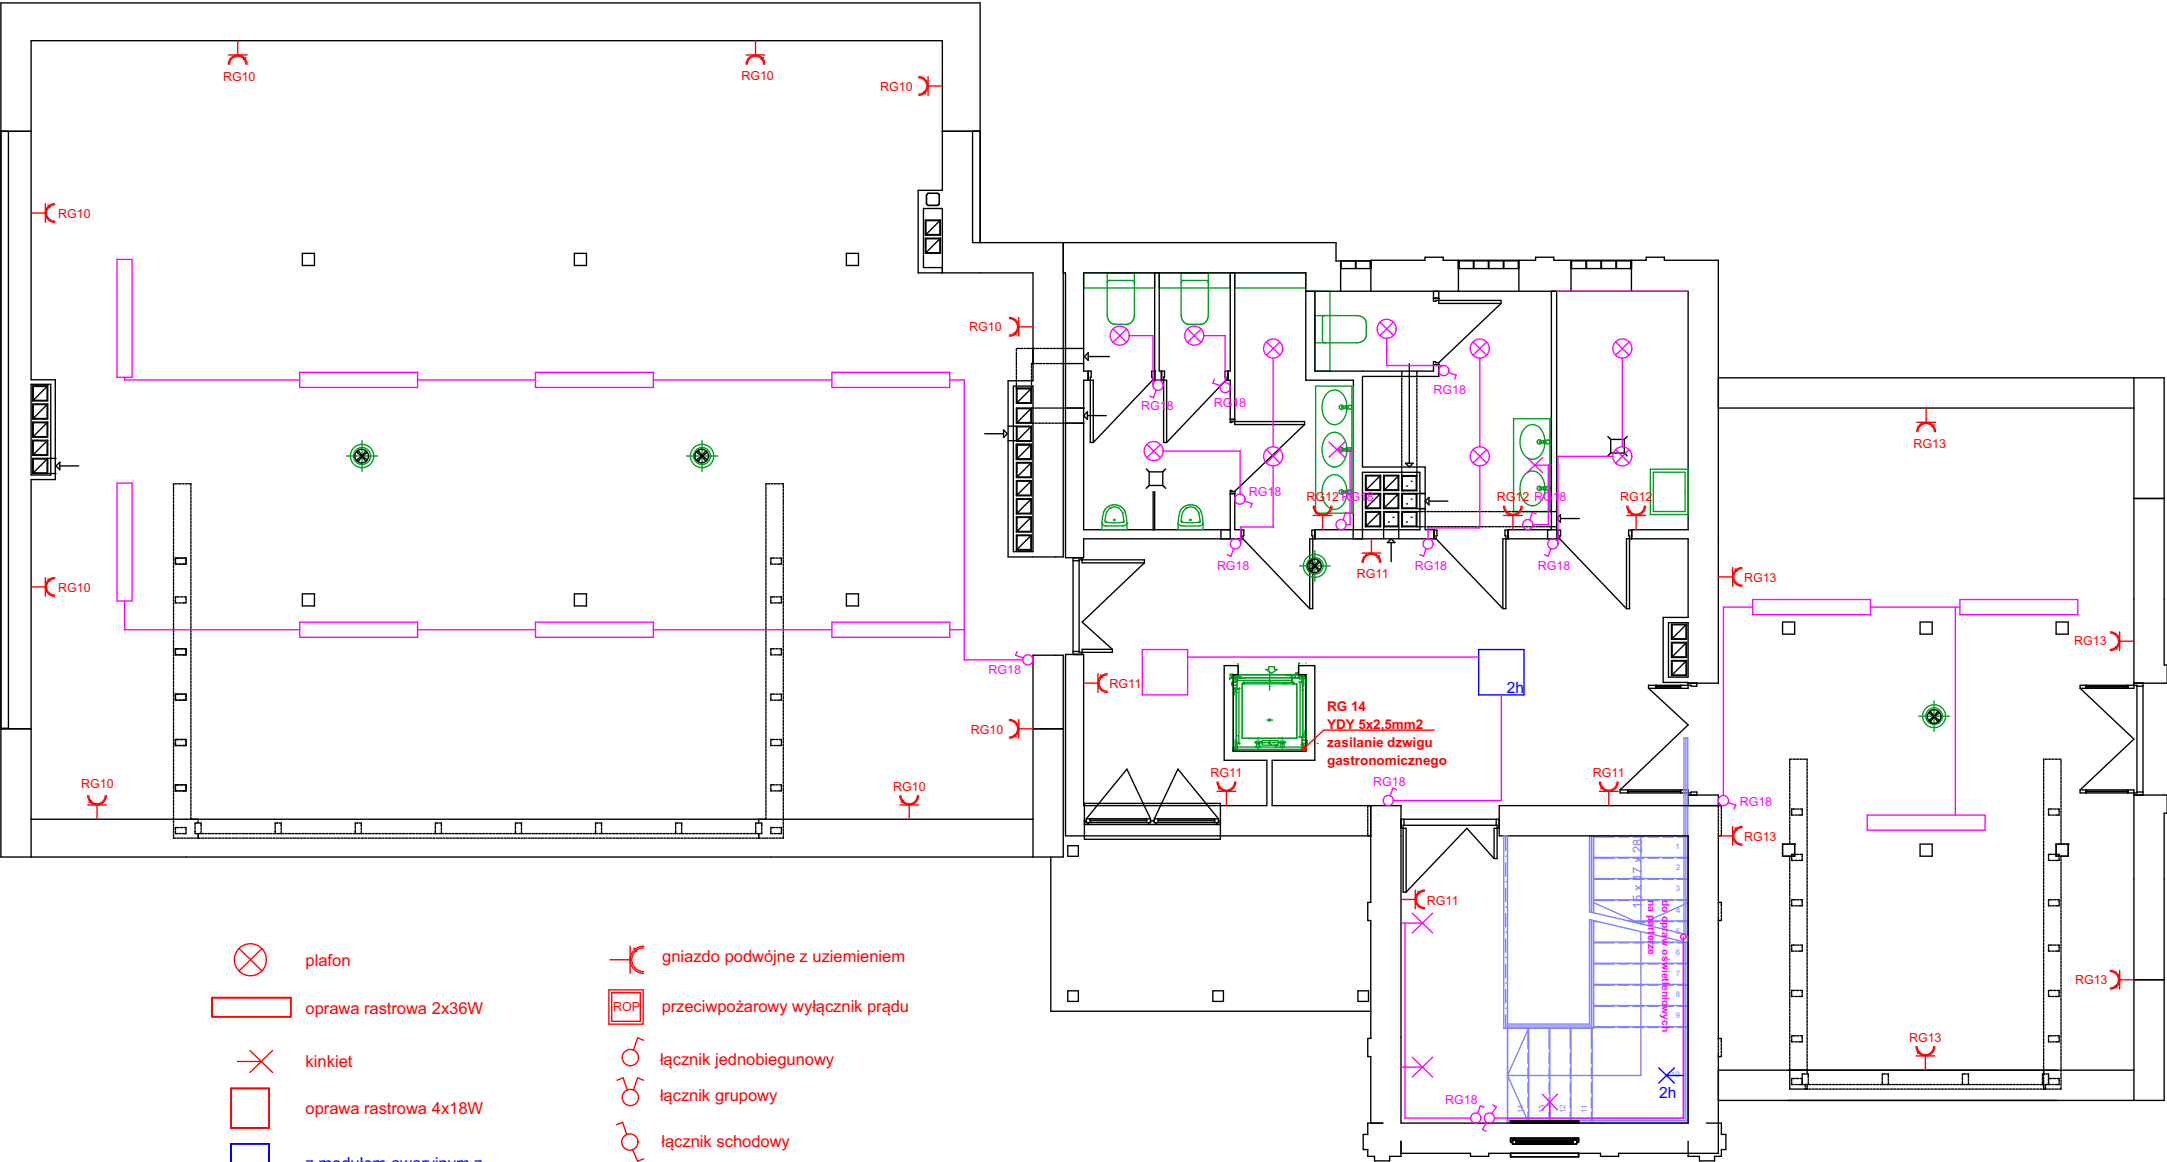

- plafon
- oprawa rastrowa 2x36W
- kinkiet
- oprawa rastrowa 4x18W
- z modulem awaryjnym z czasem podtrzymania 2h

gniazdo podwójne z uziemieniem

przeciwpowozarowy wylacznik pradu

lacznicz jednobiegunowy

lacznicz grupowy

lacznicz schodowy

Inwestor: Urząd Gminy w Jednorozcu ul. Odrozdenia 14 06-323 Jednorozec			
Inwestycja: Budowa Lokalnego Ozroodka Kultury Ludowej z wykorzystaniem budynku istniejacej remizy OSP w Jednorozcu			
	Lokalizacja: Jednorozec, ul.Warszawska; Dzialka nr 1465		
	Biuro Projektow: Pracownia Autorska Architektury-Lucjan Chojnowski 07-409 Ostroleka, ul.Skrzetuskiego 34, NIP 758-100-26-35 tel. (0-29) 64 24 001, kom. 603 050 597, e-mail: lucjan@architekci.pl		
projektant: mgr inz. arch. Lucjan Chojnowski Uprawnienia - 68/93/05 w specjalnosci architektonicznej; czlonek Mazowieckiej Okregowej Izby Architektow MA-0136	projektant branzy elektrycznej: mgr inz. Tomasz Sametko sprawdzajacy: upr. - MAZ/0151/PWOE/08 w zakresie projektowania bez ograniczen w specjalnosci instalacyjnej		
Nazwa Rysunku: Instalacja elektryczna. Pietro.			Rysunek nr: E-03
Branza Branza elektryczna	Faza projektu Projekt budowlany	Data LUTY 2014	Skala 1:100
Uwagi: Niniejsza dokumentacja ani zadna jej czesc nie moze byc powielana ani rozpowszechniana za pomoca urzaden elektronicznych, kopiujacych, nagrywajacych i innych bez pisemnej zgody wlasciciela praw autorskich.			