


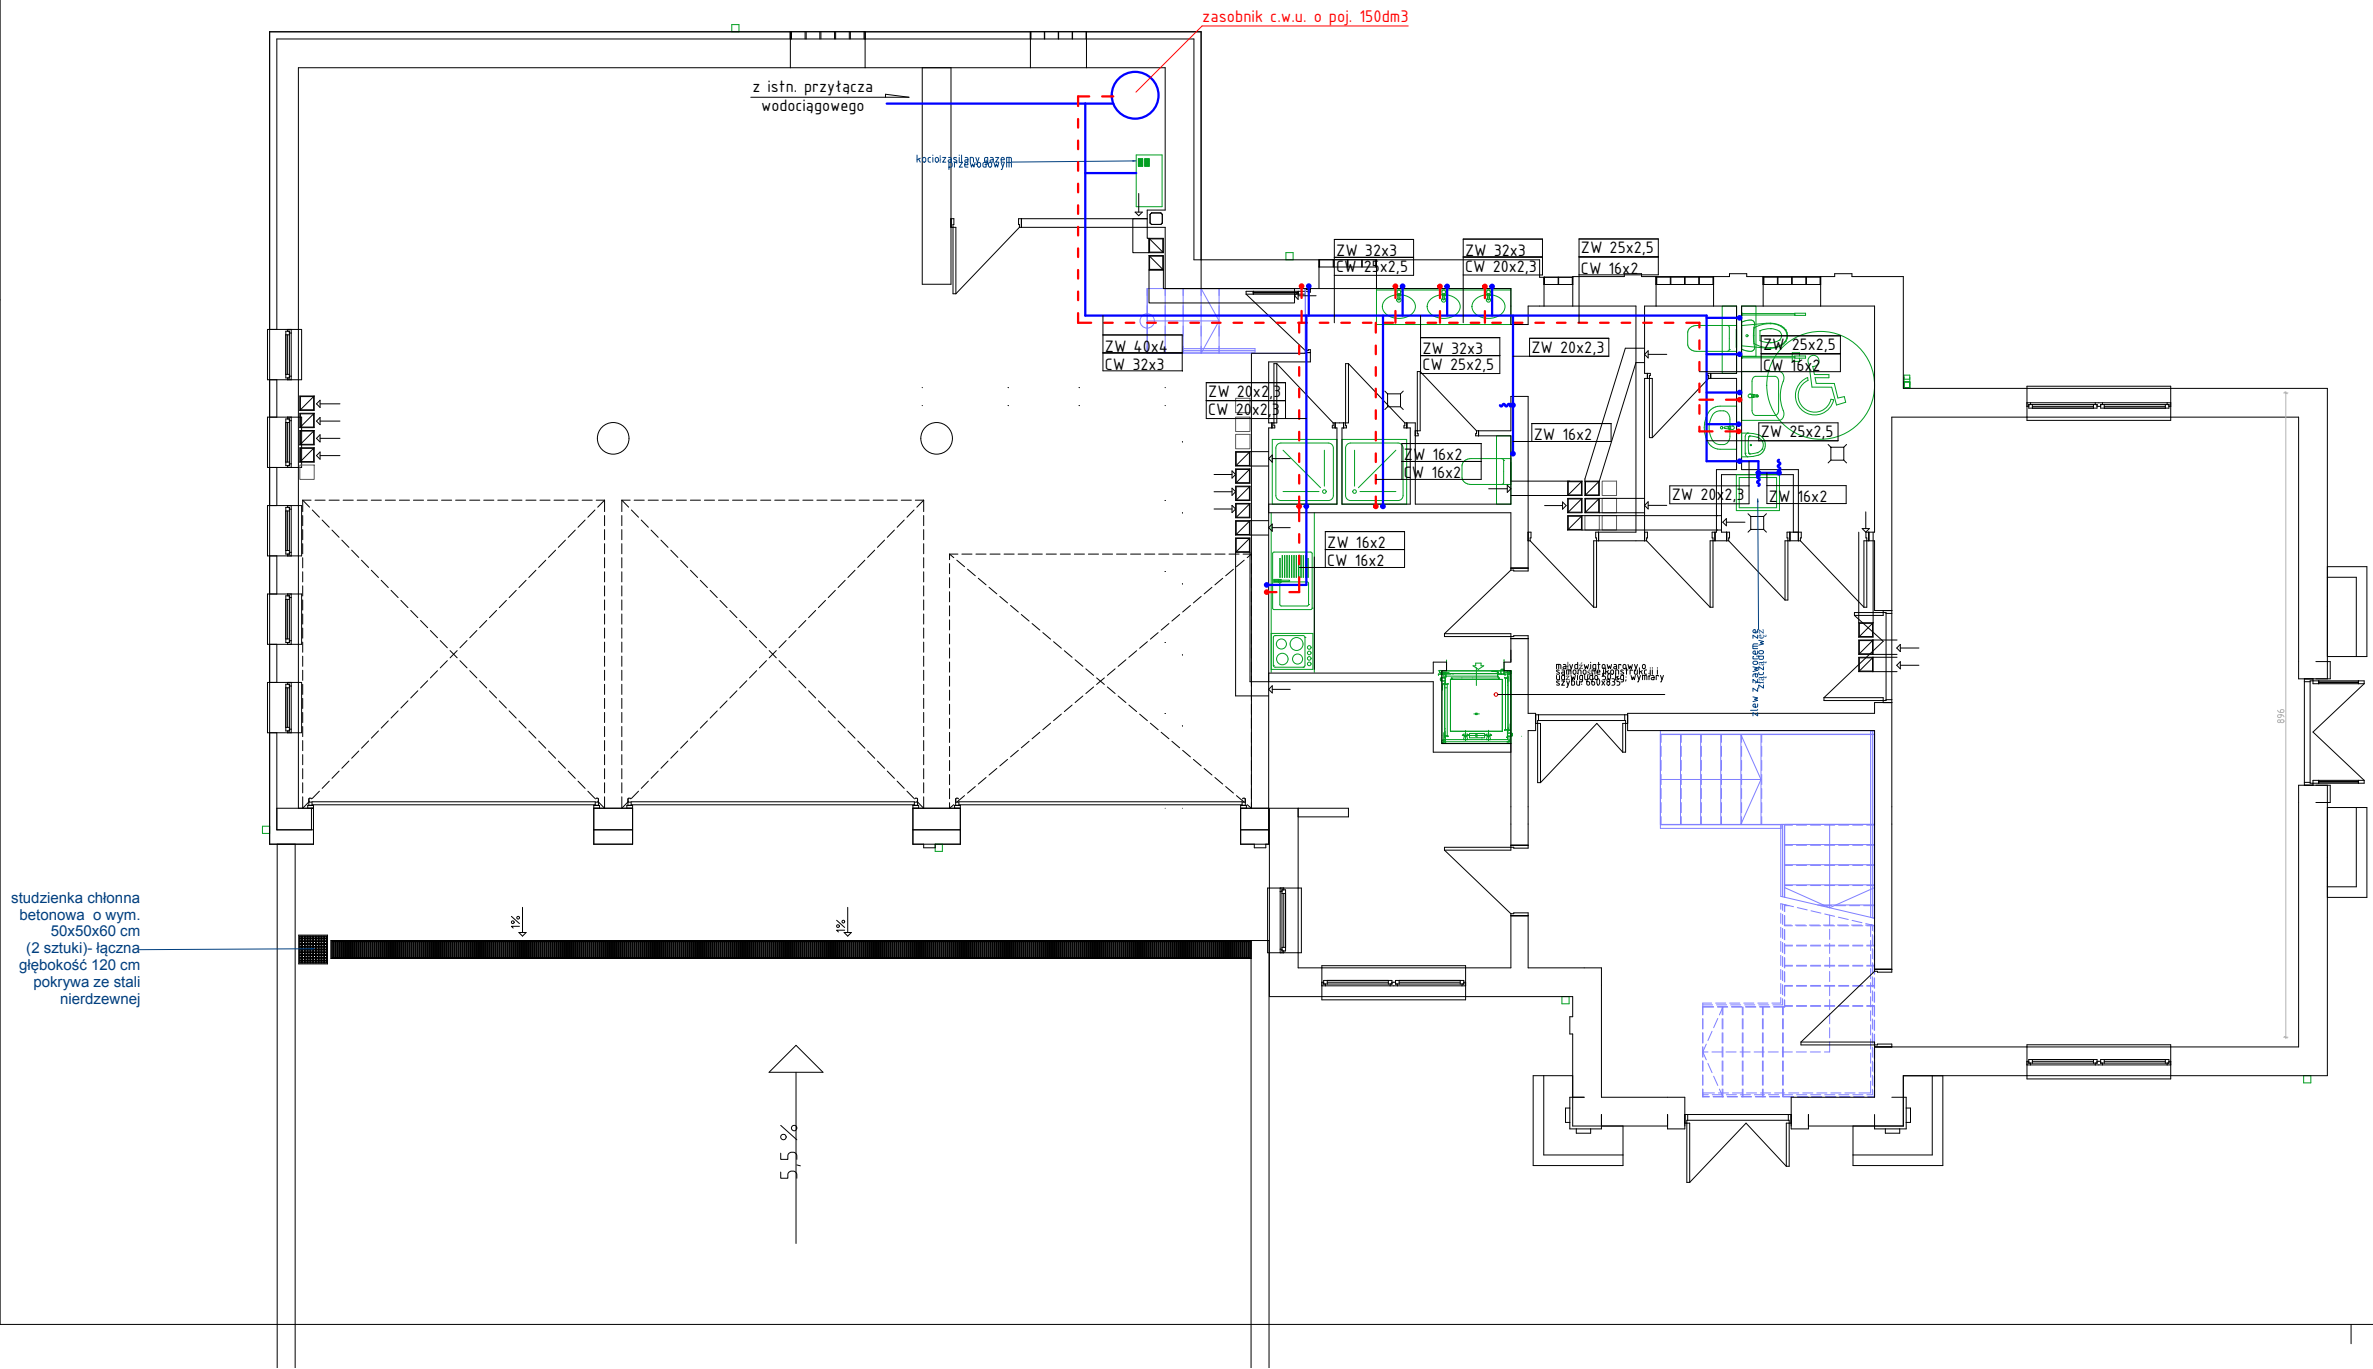

Legenda:

--- - Woda ciepła

— - Woda zimna

Inwestor: Urząd Gminy w Jednorozcu ul. Odrodzenia 14 06-323 Jednorzec			
Realizacja: Budowa Lokalnego Ośrodka Kultury Ludowej z wykorzystaniem budynku istniejącej remizy OSP w Jednorzecz			
Lokalizacja: Jednorzec, ul. Warszawska; Działka nr 1465			
Biurowisko: Pracownia Autorska Architektury-Lucjan Chojnowski 07-409 Odrębia, ul. Skrzetuskiego 34, NP 755-100-26-35 tel. (0-29) 64 24 001, kom. 603 050 597, e-mail: lucjan@architekt.pl			
projektant: mgr inż. arch. Lucjan Chojnowski	projektant branży sanitarny: mgr inż. Włodzisław Gawarkiewicz	sprawdzający: mgr inż. Zdzisław Achnowski	
Uprawnienia - 68/93/Os w specjalności architektonicznej członek Mazowieckiej Okręgowej Izby Architektów MIAO 136	Uprawnienia - 7158/Os w specjalności instalacyjnej w zakresie sieci, instalacji urządzeń wodociągowych i kanalizacyjnych i ciepłotych, wentylacyjnych i gazowych	Uprawnienia - 5/95/Os w specjalności instalacyjnej w zakresie sieci, instalacji urządzeń wodociągowych i kanalizacyjnych i ciepłotych, wentylacyjnych i gazowych	
Nazwa Rysunku: RZUT PARTERU - INSTALACJA C.W.U.			Rysunek nr: S-3
branża: Sanitarna	rodzaj projektu: Projekt budowlany	Data: LUTY 2014	Skala: 1:50
Uwaga: Niniejsza dokumentacja jest załącznikiem do projektu budowlanego i nie może być powielana ani rozpowszechniana bez pisemnej zgody właściciela praw autorskich.			