


- UWAGA:
1. LOKALIZACJĘ KANAŁÓW SPALINOWYCH I WENTYLACYJNYCH POKAZANO NA RYSUNKU SCHEMATYCZNIE. KOCIOŁ ZAINSTALOWAĆ ZGODNIE Z OPINIĄ KOMINIARSKĄ
 2. W KAŻDYM POMIESZCZENIU Z ODBIORNIKIEM GAZOWYM ZAPEWNIĆ SPRAWNIE DZIAŁAJĄCĄ WENTYLACJĘ GRAWITACYJNĄ
 3. PO PODŁĄCZENIU KOTŁA DO KANAŁU SPALINOWEGO UZYSKAĆ POZYTYWNA OPINIĘ KOMINIARSKĄ STWIERDZAJĄCĄ SZCZELNOŚĆ PODŁĄCZENIA I DROŻNOŚĆ KANAŁÓW SPALINOWYCH I WENTYLACYJNYCH

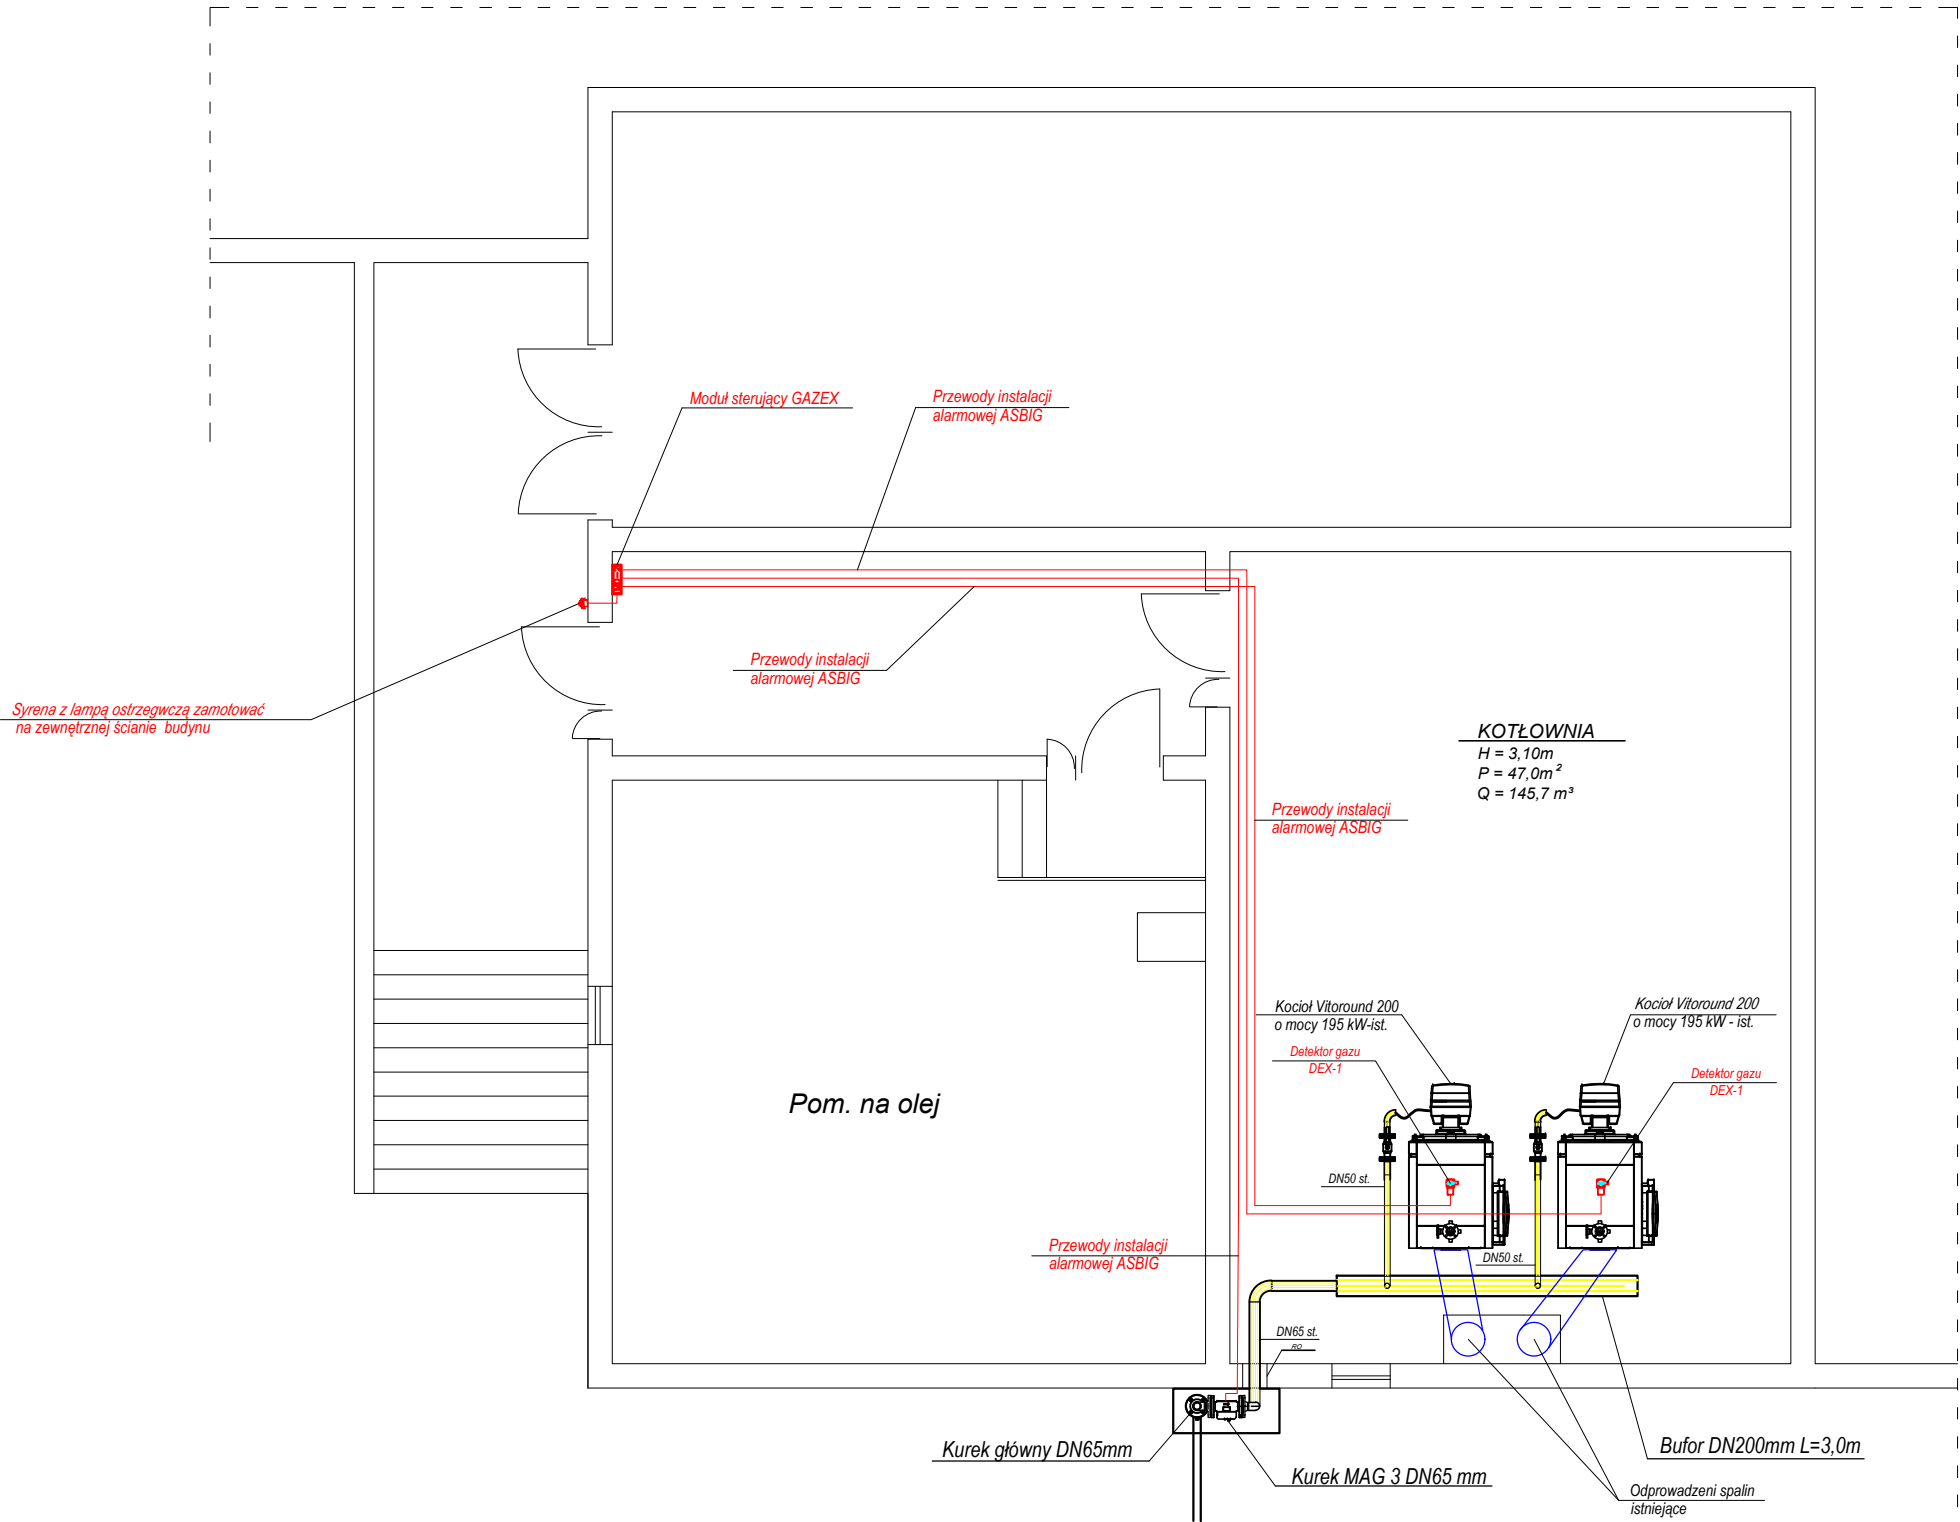

OZNACZENIA:
RO - RURA OSŁONOWA
PROJ. INSTALACJA

USŁUGI PROJEKTOWE SIECI I INSTALACJI GAZOWYCH "PROMAR"			
OBJEKT:		PROJEKT BUDOWLANY BUDOWA PODZIEMNEGO ODCINKA INSTALACJI GAZOWEJ ORAZ WEWNĘTRZNEJ INSTALACJI GAZOWEJ W KOTŁOWNI ZESPÓŁU SZKÓŁ	
ADRES INWESTYCJI:		JEDNOROŻEC UL. ODRODZENIA DZ. 1298	
STADIUM: PROJEKT BUDOWLANY	TYTUŁ RYSUNKU:	KOTŁOWNIA RZUT POZIOMY	NR RYS. 3
PROJEKTOWAŁ:	Rafał Wójcicki Upr. LUB/0071/PWBS/17 LUB/IS/0183/17 Specjalność instalacyjna w zakresie sieci, instalacji i urządzeń ciepłych, wentylacyjnych, gazowych, wodociągów i kanalizacyjnych		SKALA: 1:50
		PODPIS	DATA: 08.06.2020