


MAPA DO CELÓW PROJEKTOWYCH	
Oznaczenie kancelaryjne zgłoszenia pracy geodezyjnej	PODGIK.6640.3.634.2021
Miejscowość	Jednorzecz
Jednostka ewidencyjna	142204_2 Jednorzecz
Obręb ewidencyjny	142204_2_0004 Jednorzecz
Skala mapy	1:500
Godła	7.193.21.03.3.1 7.193.21.03.3.2 7.193.21.03.3.3 7.193.21.03.3.4
Nazwa układu współrzędnych	prostokątnych płaskich / wysokości
Oznaczenie granic obszaru, który był przedmiotem aktualizacji	----
Służebności gruntowe mające wpływ na zagospodarowanie gruntów zlokalizowanych w granicach projektowanej inwestycji	nie badano
Kontur użytku gruntowego, który nie jest ujawniony w bazie danych ewidencji gruntów i budynków	brak
Nie wyklucza się istnienia w terenie również uziębienia, o którym brak było informacji bratowych i nie zostało odnotowane w czasie inwenturyzacji geodezyjnej	
<div><div>GEODOL mgr inż. Paweł Tabaka Usługi Geodezyjno-Projektowe 06-320 Baranów, Cierpięta 6A tel. kom. 602 331 657 NIP 7582369476, REGON 363221524</div><div>GEODETA PRACOWNIKOWY Zawód geodeta - przesła GUGiK Nr 5338 z dnia 17.07.2024 r. mgr inż. Jan Bienkowski 06-300 Przasnysz, ul. K. Pułaskiego 9 tel. (020) 7565230 NIP 761-005-81-37, REGON 505067677</div></div> <div>16.06.2021 r. 16.06.2021 r. Nazwa / imię i nazwisko wykonawcy oraz data Imię i nazwisko, w uprawnieniach oraz data i podpis geodety uprawnionego, który opracował mapę</div>	

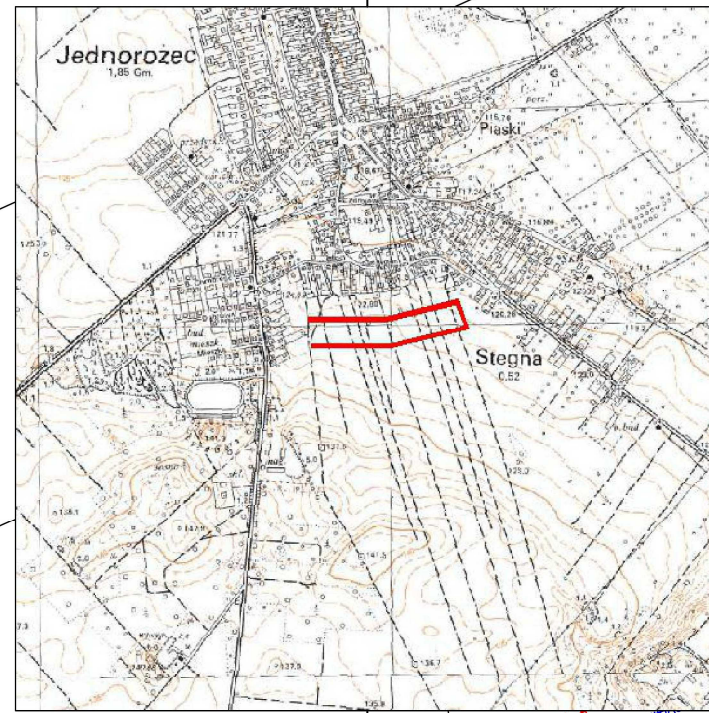

OŚWIADCZENIE

mgr inż. Paweł Tabaka
Usługi Geodezyjno-Projektowe
06-320 Baranów, Cierpięta 6A
tel. kom. 602 331 657
NIP 7582369476, REGON 363221524

Ja niżej podpisywany składam oświadczenie następującej treści:

Oświadczam o uzyskaniu protokołu weryfikacji z wynikiem pozytywnym pracy geodezyjnej zgłoszonej do Starosty Przasnyskiego pod numerem identyfikacyjnym zgłoszenia PODGIK.6640.3.634.2021.

Numer uprawnień zawodowych kierownika pracy 5338

Numer oraz data wystawienia protokołu weryfikacji
PODGIK.6640.3.634.2020_ z dn.

Jestem świadomy odpowiedzialności karnej za złożenie fałszywego oświadczenia.

dn.
GEODOL
mgr inż. Paweł Tabaka
Usługi Geodezyjno-Projektowe
06-320 Baranów, Cierpięta 6A
tel. kom. 602 331 657
NIP 7582369476, REGON 363221524

Projektant: tech. Antoni Dąbrowski upr. nr OS-479/84 - specj. inst. inż. w zakresie inst. elektrycznych	
Projektant sprawdzający: mgr inż. Jan Grala upr. nr 17/98/OS - inst. elektrycznych	
Asystent projektanta: inż. Wiesław Bienkowski	
Nazwa obiektu:	BUDOWA OŚWIETLENIA ULICZNEGO
Adres budowy:	jedn. ewid. Jednorzecz, obręb: 0004 Jednorzecz (Stegna) dz. ewid. 1275/6; 1274/7; 1273/7; 1272/7; 1271/7; 1270/13; 1269/21; 1269/23; 1268/7; 1267/7; 1266/7; 1264/7; 1263/7; 1262/9; 1261/9; 1260/16; 1259/7; 1258/7; 1257/7; 1256/7
Przedmiot rys.:	Projekt zagospodarowania terenu - oświetlenie
Data opracowania: Lipiec 2021	SKALA 1:500
Rys. nr PZT-EI	

