

392

117.6

Wycinek z mapy zasadniczej

m.

skala 1:500

OBIEKT	Oczyszczalnia Ścieków Multiekocent 3300	Rys. 1
ADRES	Olszewka 94; Dz. 393, 394; Obrębski Roman, Obrębska Renata	
INWESTOR	GMINA JEDNOROŻEC	DATA 22.12.2011
PRZEDMIOT	Plan zagospodarowania terenu	
PROJEKTANT	mgr inż. Laskiewicz Andrzej LOD/IS/7883/07	


Legenda

1. Oczyszczalnia
2. Przepompownia
3. Studzienka rozdzielcza
4. Tunel rozsączający

Odprowadzenie instalacji wewnętrznej kanalizacji
wyprowadzone ponad kalenicę budynku (powyżej 0,6 m).

W promieniu 30 mb od rozsączenia i 15 mb od
zbiorników nie ma zlokalizowanych istniejących
studni wody pitnej.

Studnia zlokalizowana na posesji 13-318 nie
zlikwidowana.

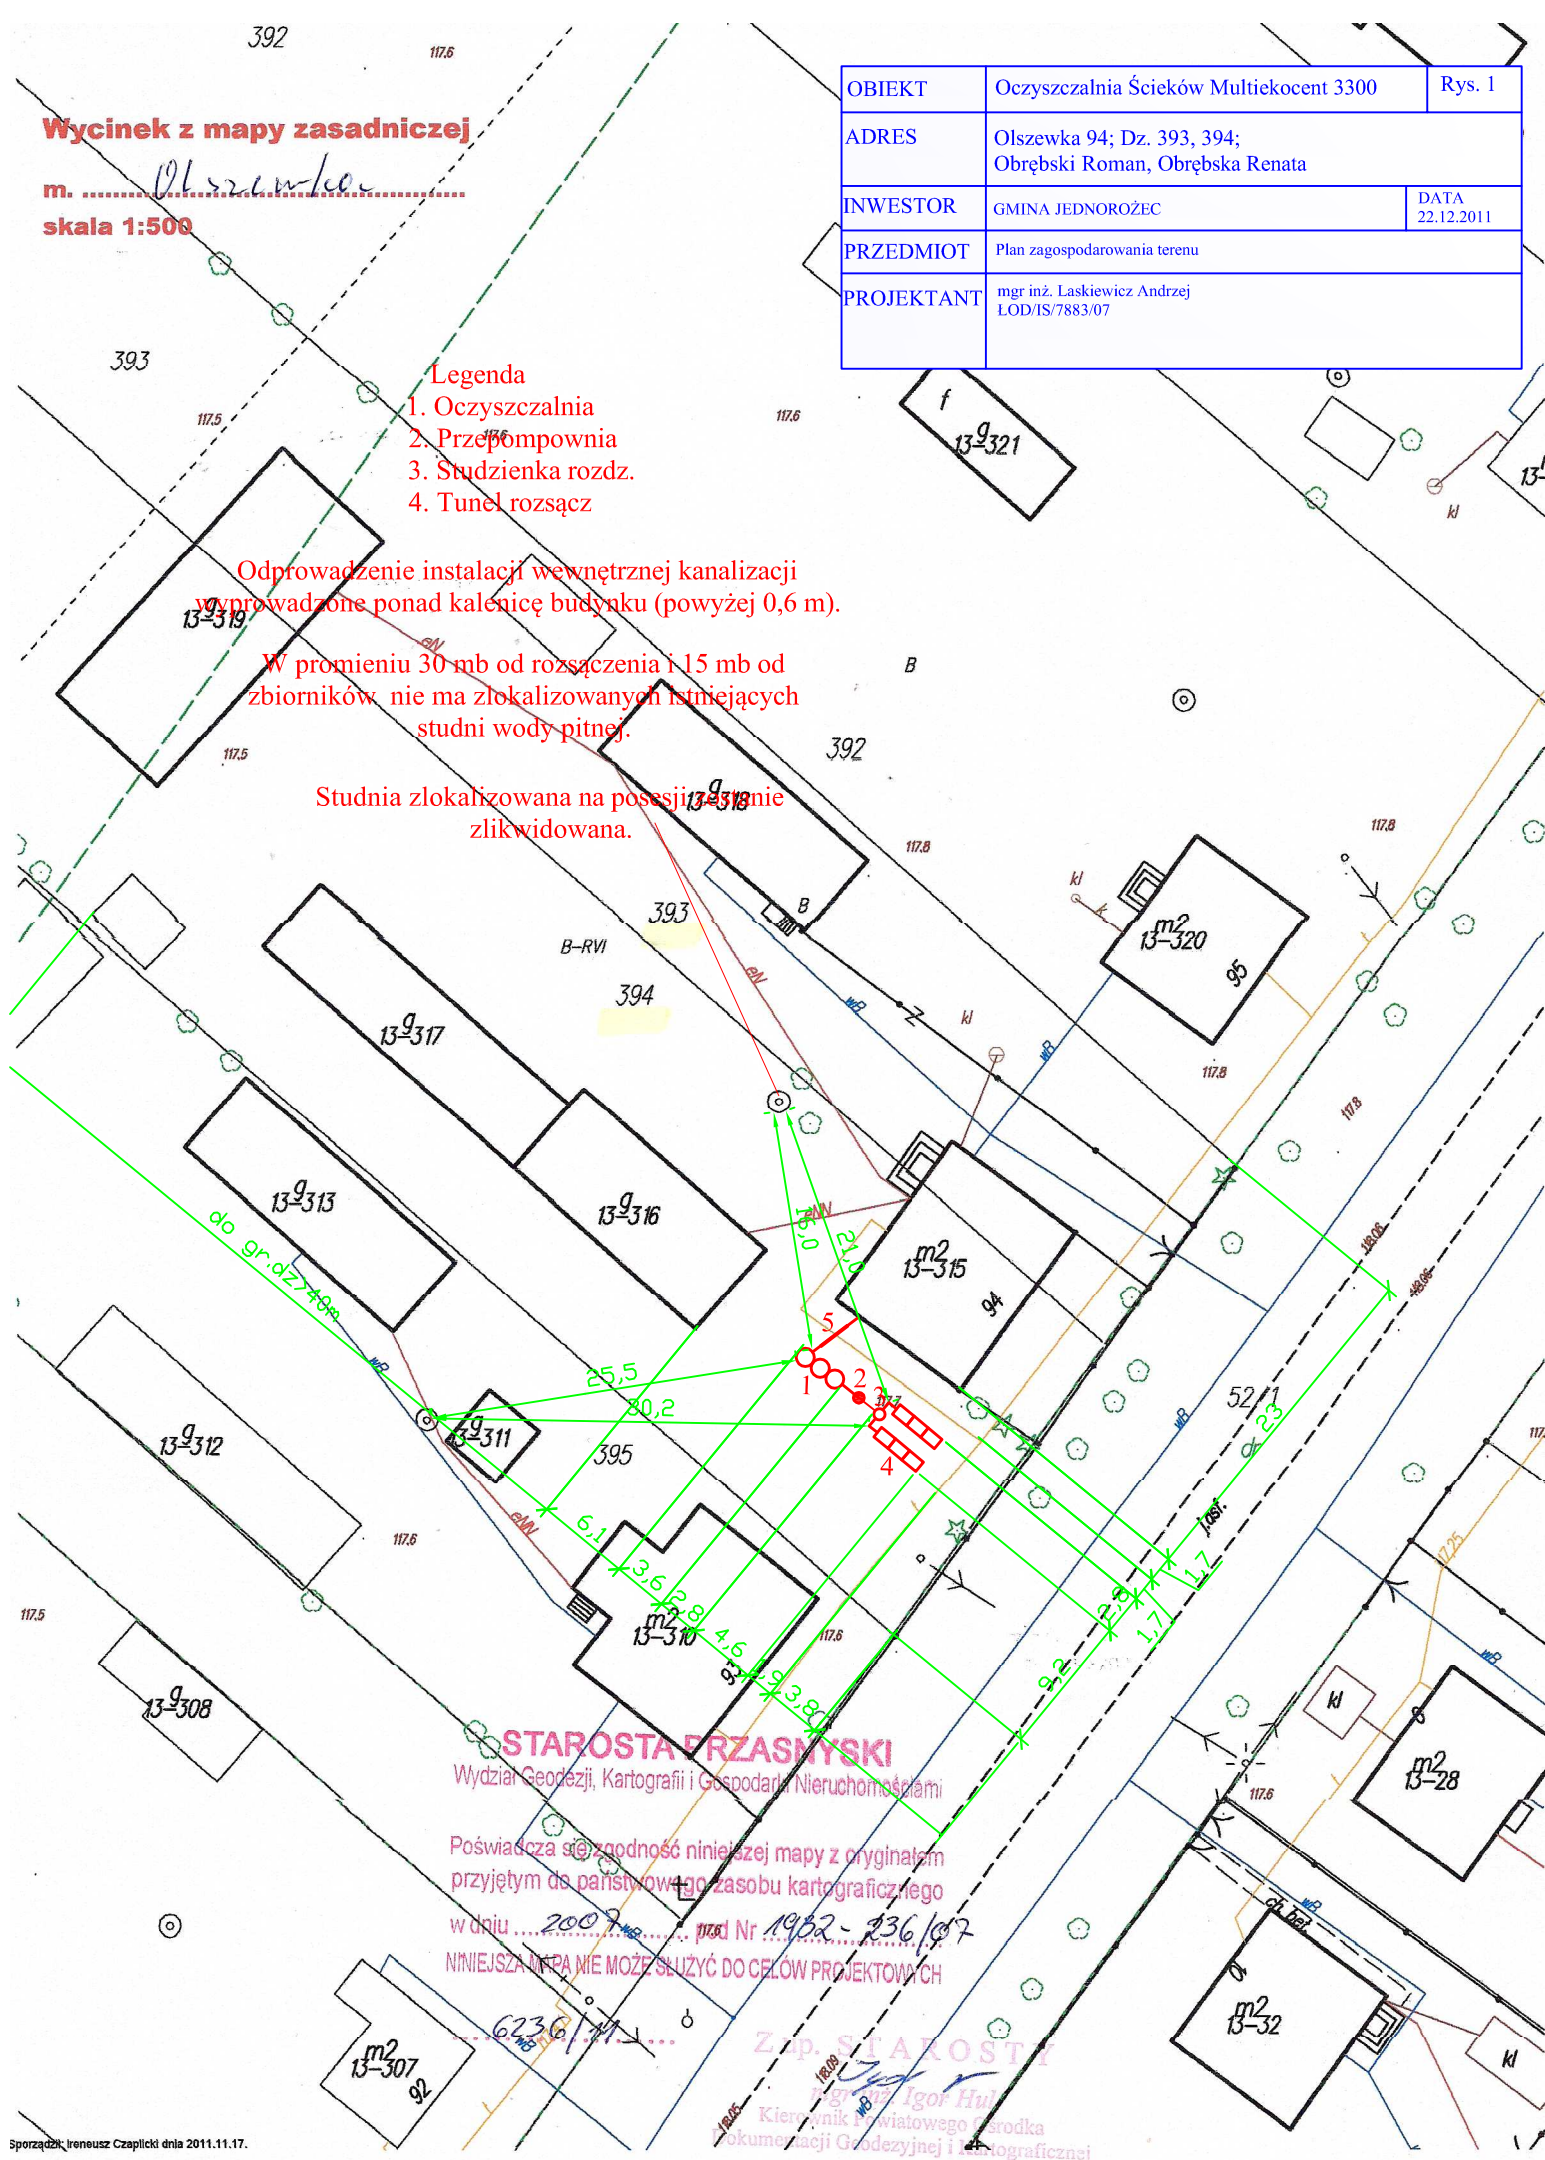

STAROSTA PRZASNYSKI

Wydział Geodezji, Kartografii i Gospodarki Nieruchomościami

Poświadczam zgodność niniejszej mapy z oryginałem
przyjętym do państwowego zasobu kartograficznego

w dniu 2007 r. pod Nr 1952 - 236/07

NINIEJSZA MAPA NIE MOŻE SŁUżyć DO CEŁÓW PROJEKTOWYCH

Z p. STAROSTY

mgr inż. Igor Hul

Kierownik Powiatowego Biura

dokumentacji Geodezyjnej i Kartograficznej